



3.NP

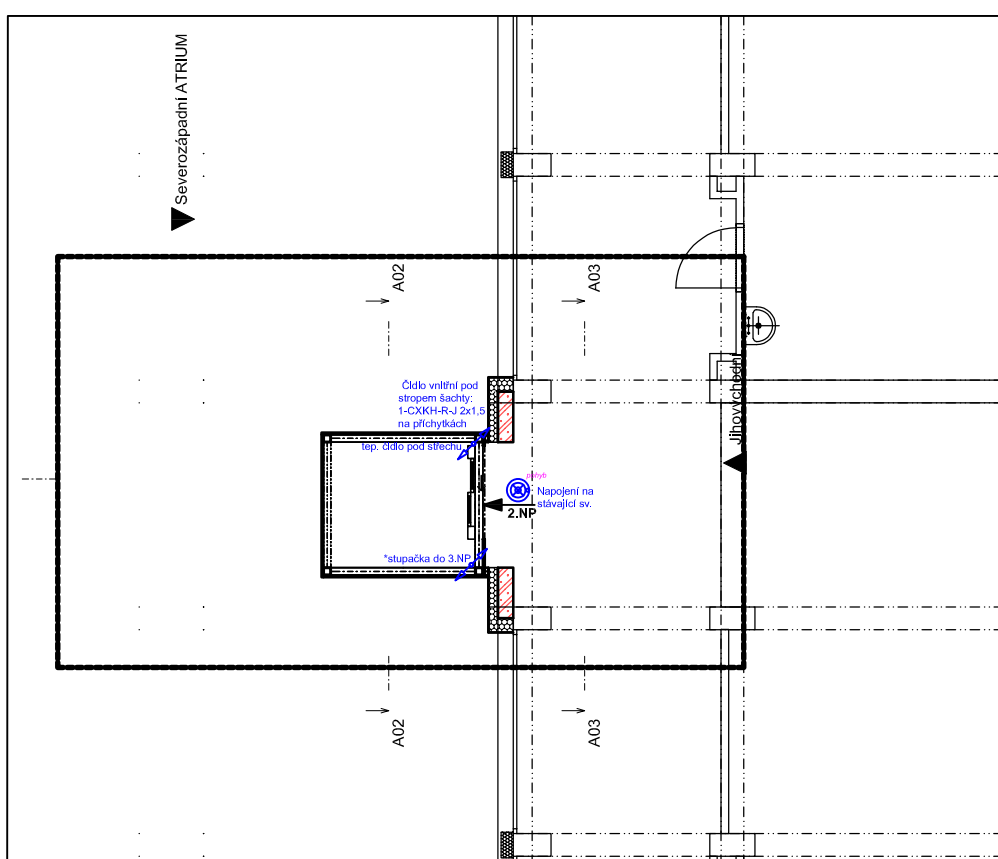

2.NP

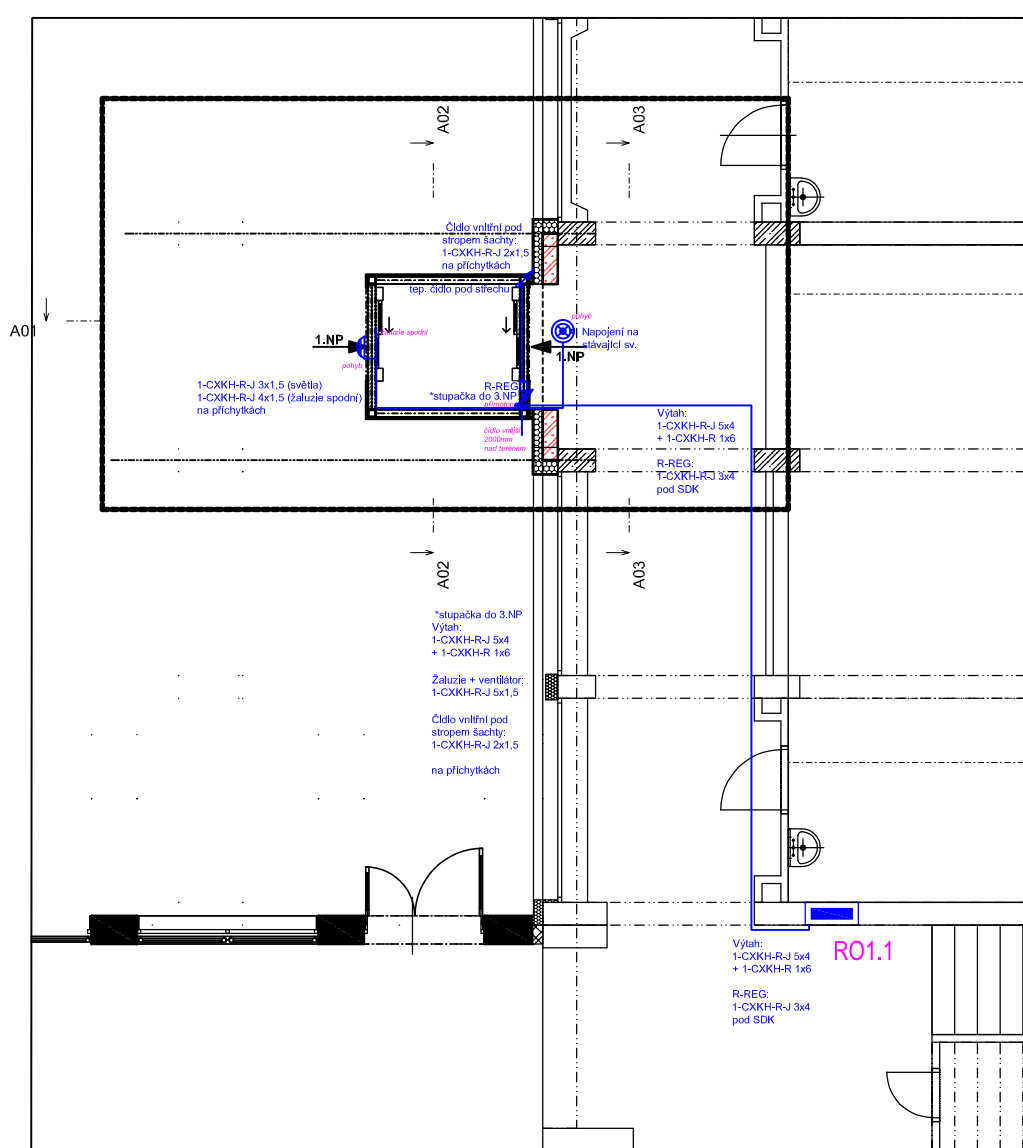

1.NP

LEGENDA OSVĚTLENÍ:



Svítidlo s pohybovým
čidlem, 200lx

ZÁKLADNÍ ÚDAJE:

Napětová soustava NN: 3 fázová PE+N stř., 50Hz, 230/400 V, TN-C-S

Ochrana před úrazem el.proudem dle ČSN 33 2000-4-41 ed. 3:

čl. 411 - ochranné opatření: automatické odpojení od zdroje v síti TN

čl. 412 - ochranné opatření: dvojitá nebo zesílená izolace

čl. A.2 - základní ochrana: přepážky, kryty

čl. A.1 - základní ochrana: základní izolace živých částí

AUTOR NÁVRHU: Ing. Vojtěch Petřík			
HL. ING. PROJEKTU: –			
ZOD. PROJEKTANT: David Klimša			
VYPRACOVAL: Ing. Vojtěch Petřík			
INVESTOR: Sportovní gymnázium Dany a Emila Zátokových Ostrava, p.o. Volgogradská 2631/6, 700 30 Ostrava - Zábřeh			
AKCE: Přístavba venkovního výtahu		Č. ZAK.:	2024090121
		DATUM:	09/2024
		STUPEŇ:	DPS
VÝKRES: SILEL - PŮDORYSY		MĚŘÍTKO: 1:100 (A3)	Č. VÝKRESU: D.1.4.4.2.1